


MIEJSCOWY PLAN ZAGOSPODAROWANIA PRZESTRZENNEGO OSIEDLA P I A S K I I I W STALOWEJ WOLI

RYSUNEK PLANU

SKALA 1:1000

infrastruktura techniczna

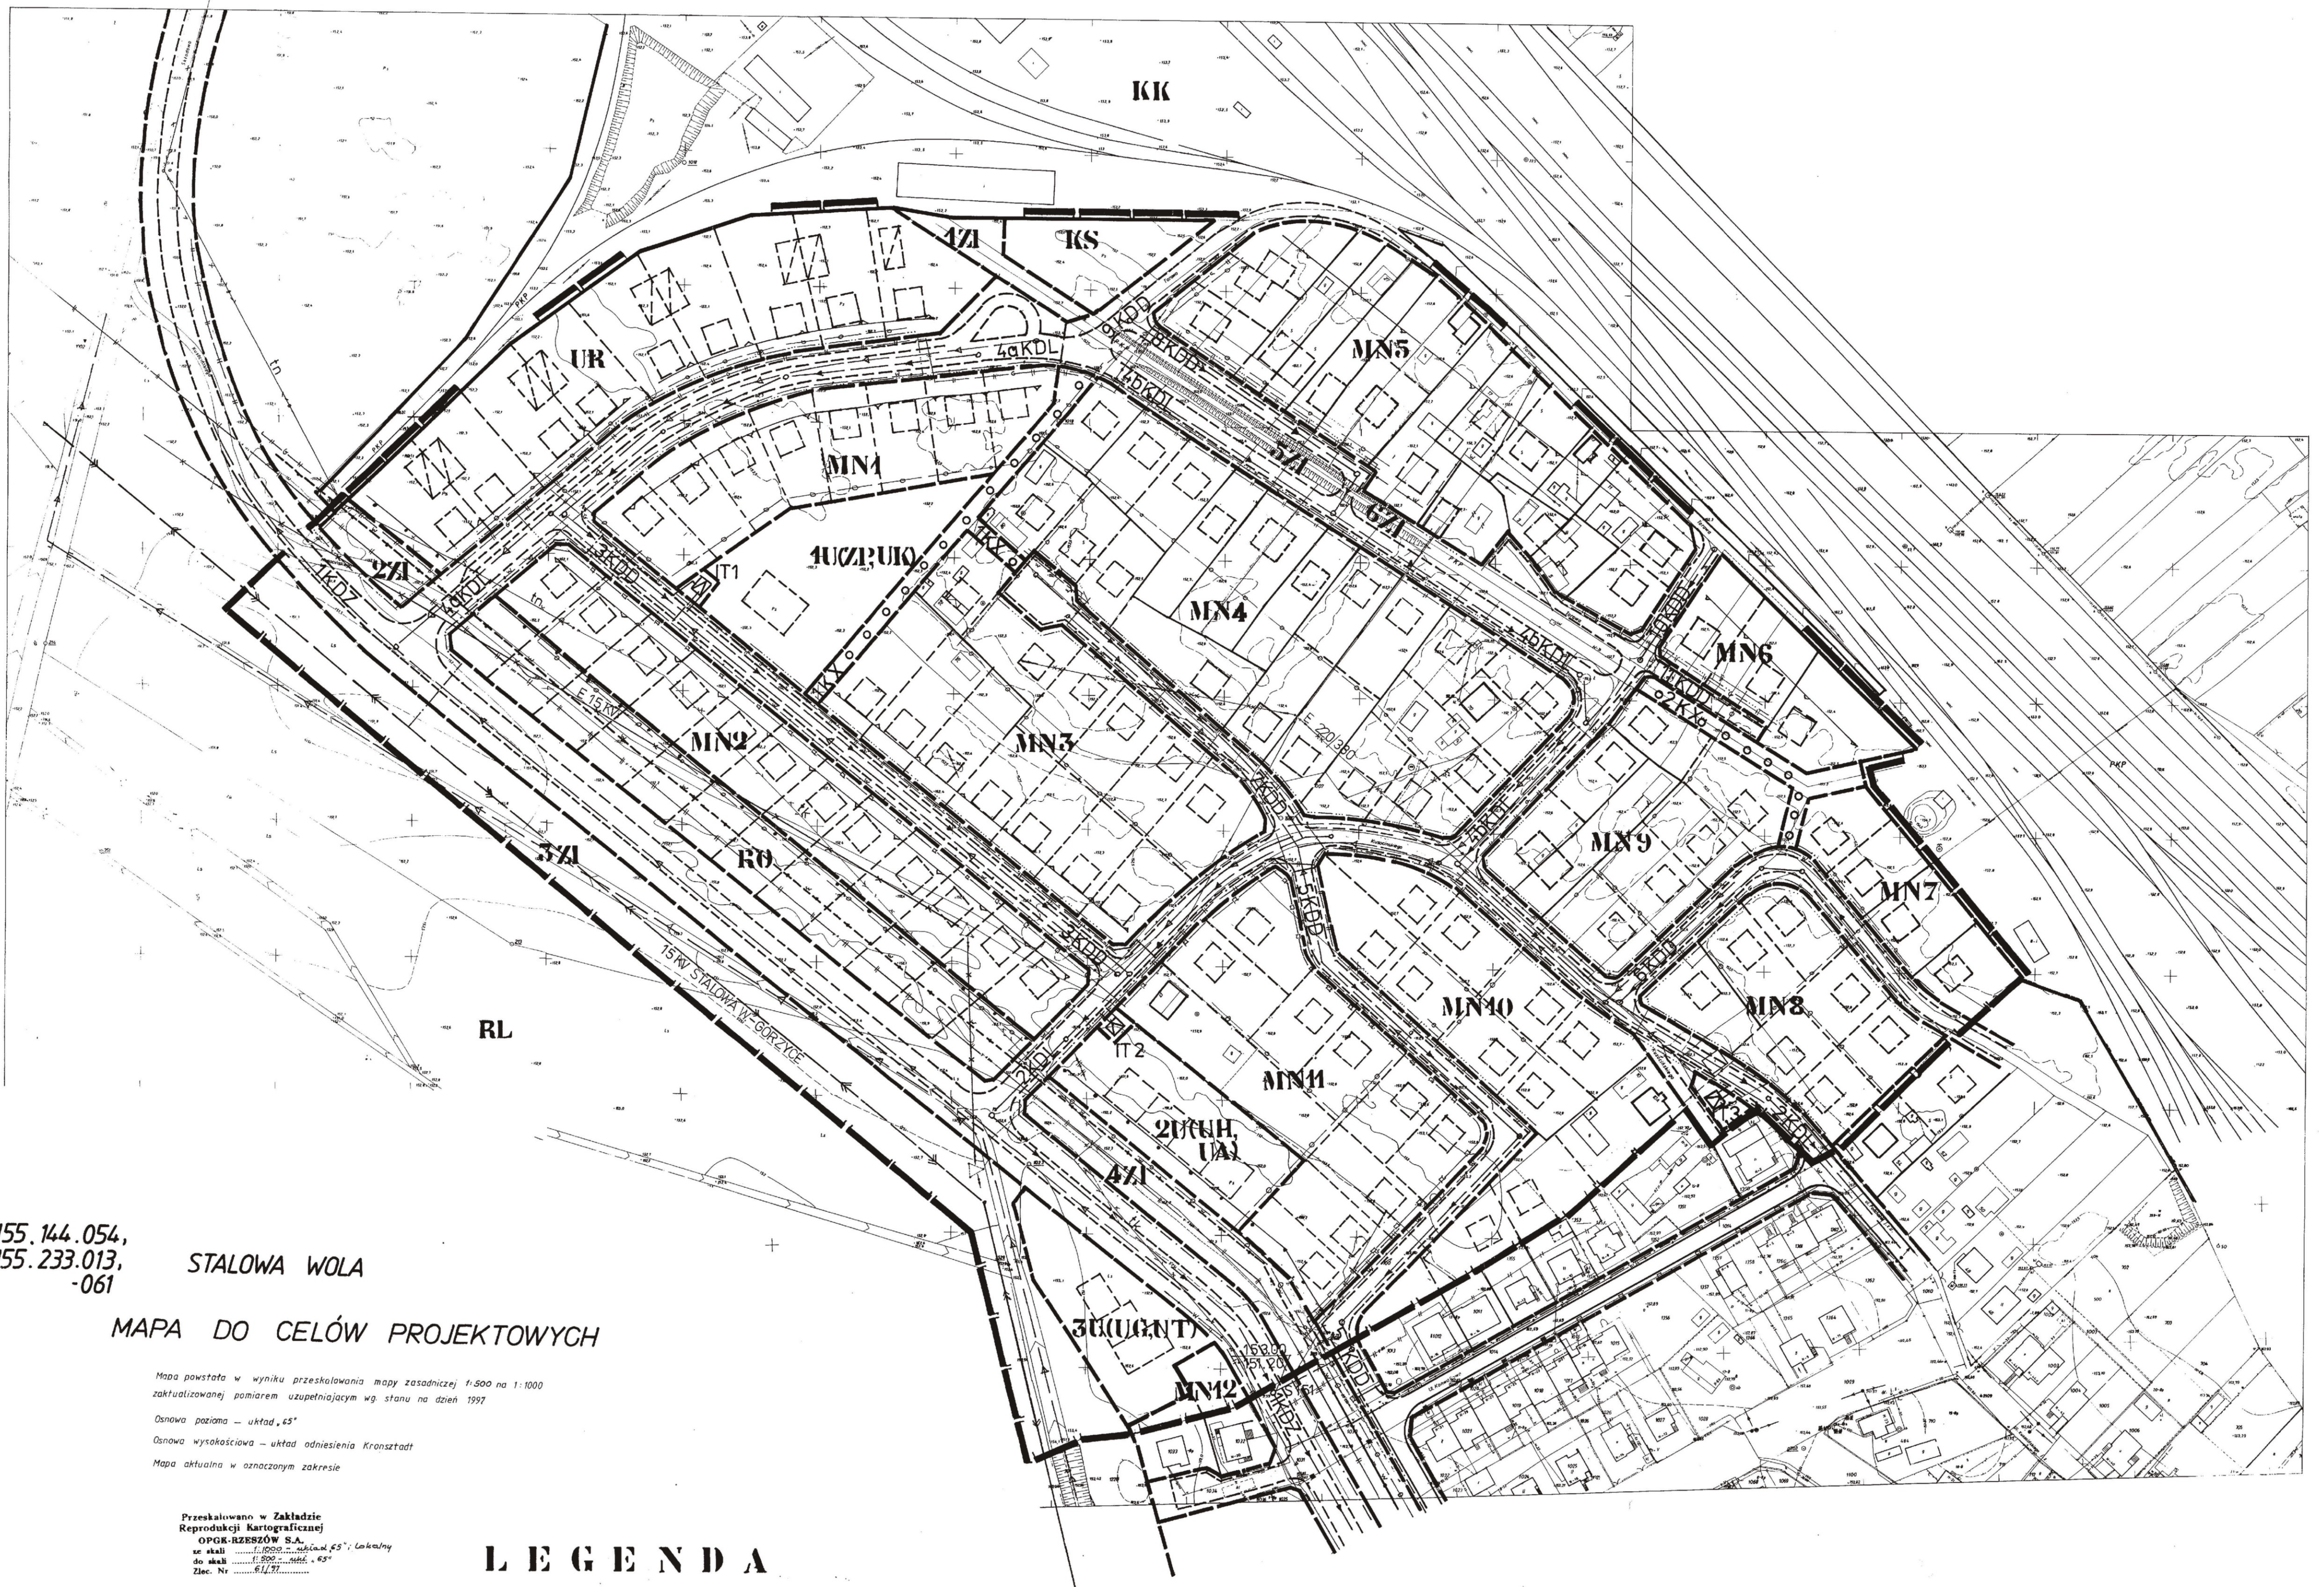

155.144.054,
155.233.013,
-061 STALOWA WOLA

MAPA DO CELÓW PROJEKTOWYCH

Mapa powstała w wyniku przeskalowania mapy zasadniczej 1:500 na 1:1000
zaktualizowaną pomiarem uzupełniającym wg stanu na dzień 1997
Danowa pasma - układ „45”
Danowa wysokościowa - układ odniesienia Kronstadt
Mapa aktualna w oznaczonym zakresie

Przeskalowano w Zakładzie
Reprodukcji Kartograficznej
OPGE-RZESZÓW S.A.
skala 1:1000, układ „45”, Łódź
do skali 1:500, układ „45”
Znac. Nr. 61/77

LEGENDA

	GRANICA OPRACOWANIA PLANU
	LINE ROZGRANICZAJĄCE TERENY
	LINE PROPONOWANYCH PODZIAŁÓW WEWNĘTRZNYCH
	GRANICE WŁASNOŚCI
	STREFA OGRANICZEŃ W ZAGOSPODAROWANIU TERENU
	NIEPRZEKRACZALNA LINIA ZABUDOWY
	TERENY ZABUDOWY JEDNORODZINNEJ
	TERENY USŁUG KOMERCYJNYCH
	BUDYNKI MIESZKALNE ISTNIEJĄCE/PROJEKTOWANE
	TERENY RZEMIOSŁA USŁUGOWO - PRODUKCYJNEGO
	TERENY USŁUG PUBLICZNYCH
	TERENY ZIELENI MIEJSKIEJ IZOLACYJNEJ

	TERENY LEŚNE
	TERENY UPRAW OGRODNICZYCH
	OTWARTY CIĘK ODWADNIĄJĄCY
	GŁÓWNE CIĄGI PIESZE
	TERENY KOMUNIKACJI DROGOWEJ
	TERENY PARKINGÓW
	TERENY PKP
	ISTNIEJĄCY GAZOCIĄG WYSOKOPRĘŻNY
	PROJEKT. STACJE TRANSFORMATOROWE WNEŹRZOWE
	ISTN. LINIA NAPOWIETRZNA SN 15KV
	ISTN. LINIA NAPOWIETRZNA SN 15KV DO PRZEBUDOWY
	PROJ. LINIA NAPOWIETRZNA SN 15KV

	ISTN. LINIA NAPOWIETRZNA NN DO PRZEBUDOWY
	PROJ. LINIA SN15KV KABLOWA
	PROJ. SIĘĆ TELEKOMUNIKACYJNA
	ISTN. I PROJ. KANALIZACJA TELETECHNICZNA
	ISTN. LINIA TELEKOMUNIKACYJNA NAPOWIETRZNA DO PRZEBUDOWY
	ISTN. LINIA TELEKOM. KABLOWA DO PRZEBUDOWY
	ISTN. WODOCIĄG
	PROJ. SIĘĆ WODOCIĄGOWA
	PROJ. KANALIZACJA SANITARNA
	PROJ. KANALIZACJA DESZCZOWA
	ISTN. GAZOCIĄG WYSOKOPRĘŻNY
	PROJ. SIĘĆ GAZOCIĄGOWA
	PROJ. PREIZOLOWANA SIĘĆ CIEPLOWNICZA

WOJEWÓDZKA DYREKCJA DRÓG MIEJSKICH W TARNOBRZEGU ZAOPINIOWANO BEZ UWAG DN. 20.01.1998	WSCHODNIA DYREKCJA OKRĘGO- WA KOLEI PAŃSTWOWYCH W LUBLINIE UZGODNIONO PROTOKOŁEM NR B16-414/006/98 DN. 29.01.98	WOJEWODA TARNOBRZESKI UZGODNIONO W ZAKRESIE ZGODNOŚCI Z ZADANIAMI RZĄDOWYMI PISMEN ZNAK: L.UAN.1-7322/11/1/98 Z DN. 02.03.1998	RZESZOWSKI ZAKŁAD ENERGE- TYCZNY RZESZÓW ZAOPINIOWANO PROTOKOŁEM Z DN. 21.02.1998	WOJEWÓDZKI ODDZIAŁ PAŃ- STWOWEJ SZYBZY OCHRONY ZABYTKÓW W TARNOBRZEGU UZGODNIONO BEZ UWAG DN. 17.02.1998
TELEKOMUNIKACJA POLSKA S.A. ZAKŁAD TELEKOMUNIKACJI W STALOWEJ WOLI ZAOPINIOWANO PROTOKOŁEM Z DN. 21.01.1998	WOJEWODA TARNOBRZESKI ZAOPINIOWANO BEZ UWAG DN. 09.02.1998 UZGODNIONO BEZ UWAG DN. 04.03.1998	KOMENDA REJONOWA PAŃSTWO- WEJ STRAŻY POŻARNEJ W STALOWEJ WOLI ZAOPINIOWANO BEZ UWAG DN. 11.02.1998	PRZEDSIĘBIORSTWO ENERGE- TYKI CIEPLNEJ SP. Z O.O. W STALOWEJ WOLI ZAOPINIOWANO PROTOKOŁEM Z DN. 23.02.1998	PAŃSTWOWY TERENOWY INSPEKTOR SANITARNY W STALOWEJ WOLI UZGODNIONO BEZ UWAG DN. 24.02.1998

ZESPÓŁ AUTORSKI	PODPIS
GŁÓWNY PROJEKTANT	mgr inż. arch. K. DOBRZAŃSKA NR UPRAW. 1014/89
KOMUNIKACJA	inż. M. MRÓZ
INSTALACJE SANIT. GAZ ELEKTROENERGETYKA TELEKOMUNIKACJA	mgr inż. M. MAZURKIEWICZ
WSPÓŁPRACA	mgr inż. J. WIĄCEK
	J. SODOMIR
	tech. J. MORAWSKI
	E. KASZUBA
DATA UCHWALENIA : 26.02.1999 NR UCHWAŁY : VI/62/99	