


MIEJSCOWY PLAN ZAGOSPODAROWANIA PRZESTRZENNEGO OSIEDLA Z A S A N I E W STALOWEJ WOLI RYSUNEK PLANU

Skala 1:1000

INFRASTRUKTURA TECHNICZNA

ZALACZNIK NR 2 DO UCHWAŁY NR VIII/104/99 z dn. 29. 04. 1999r.

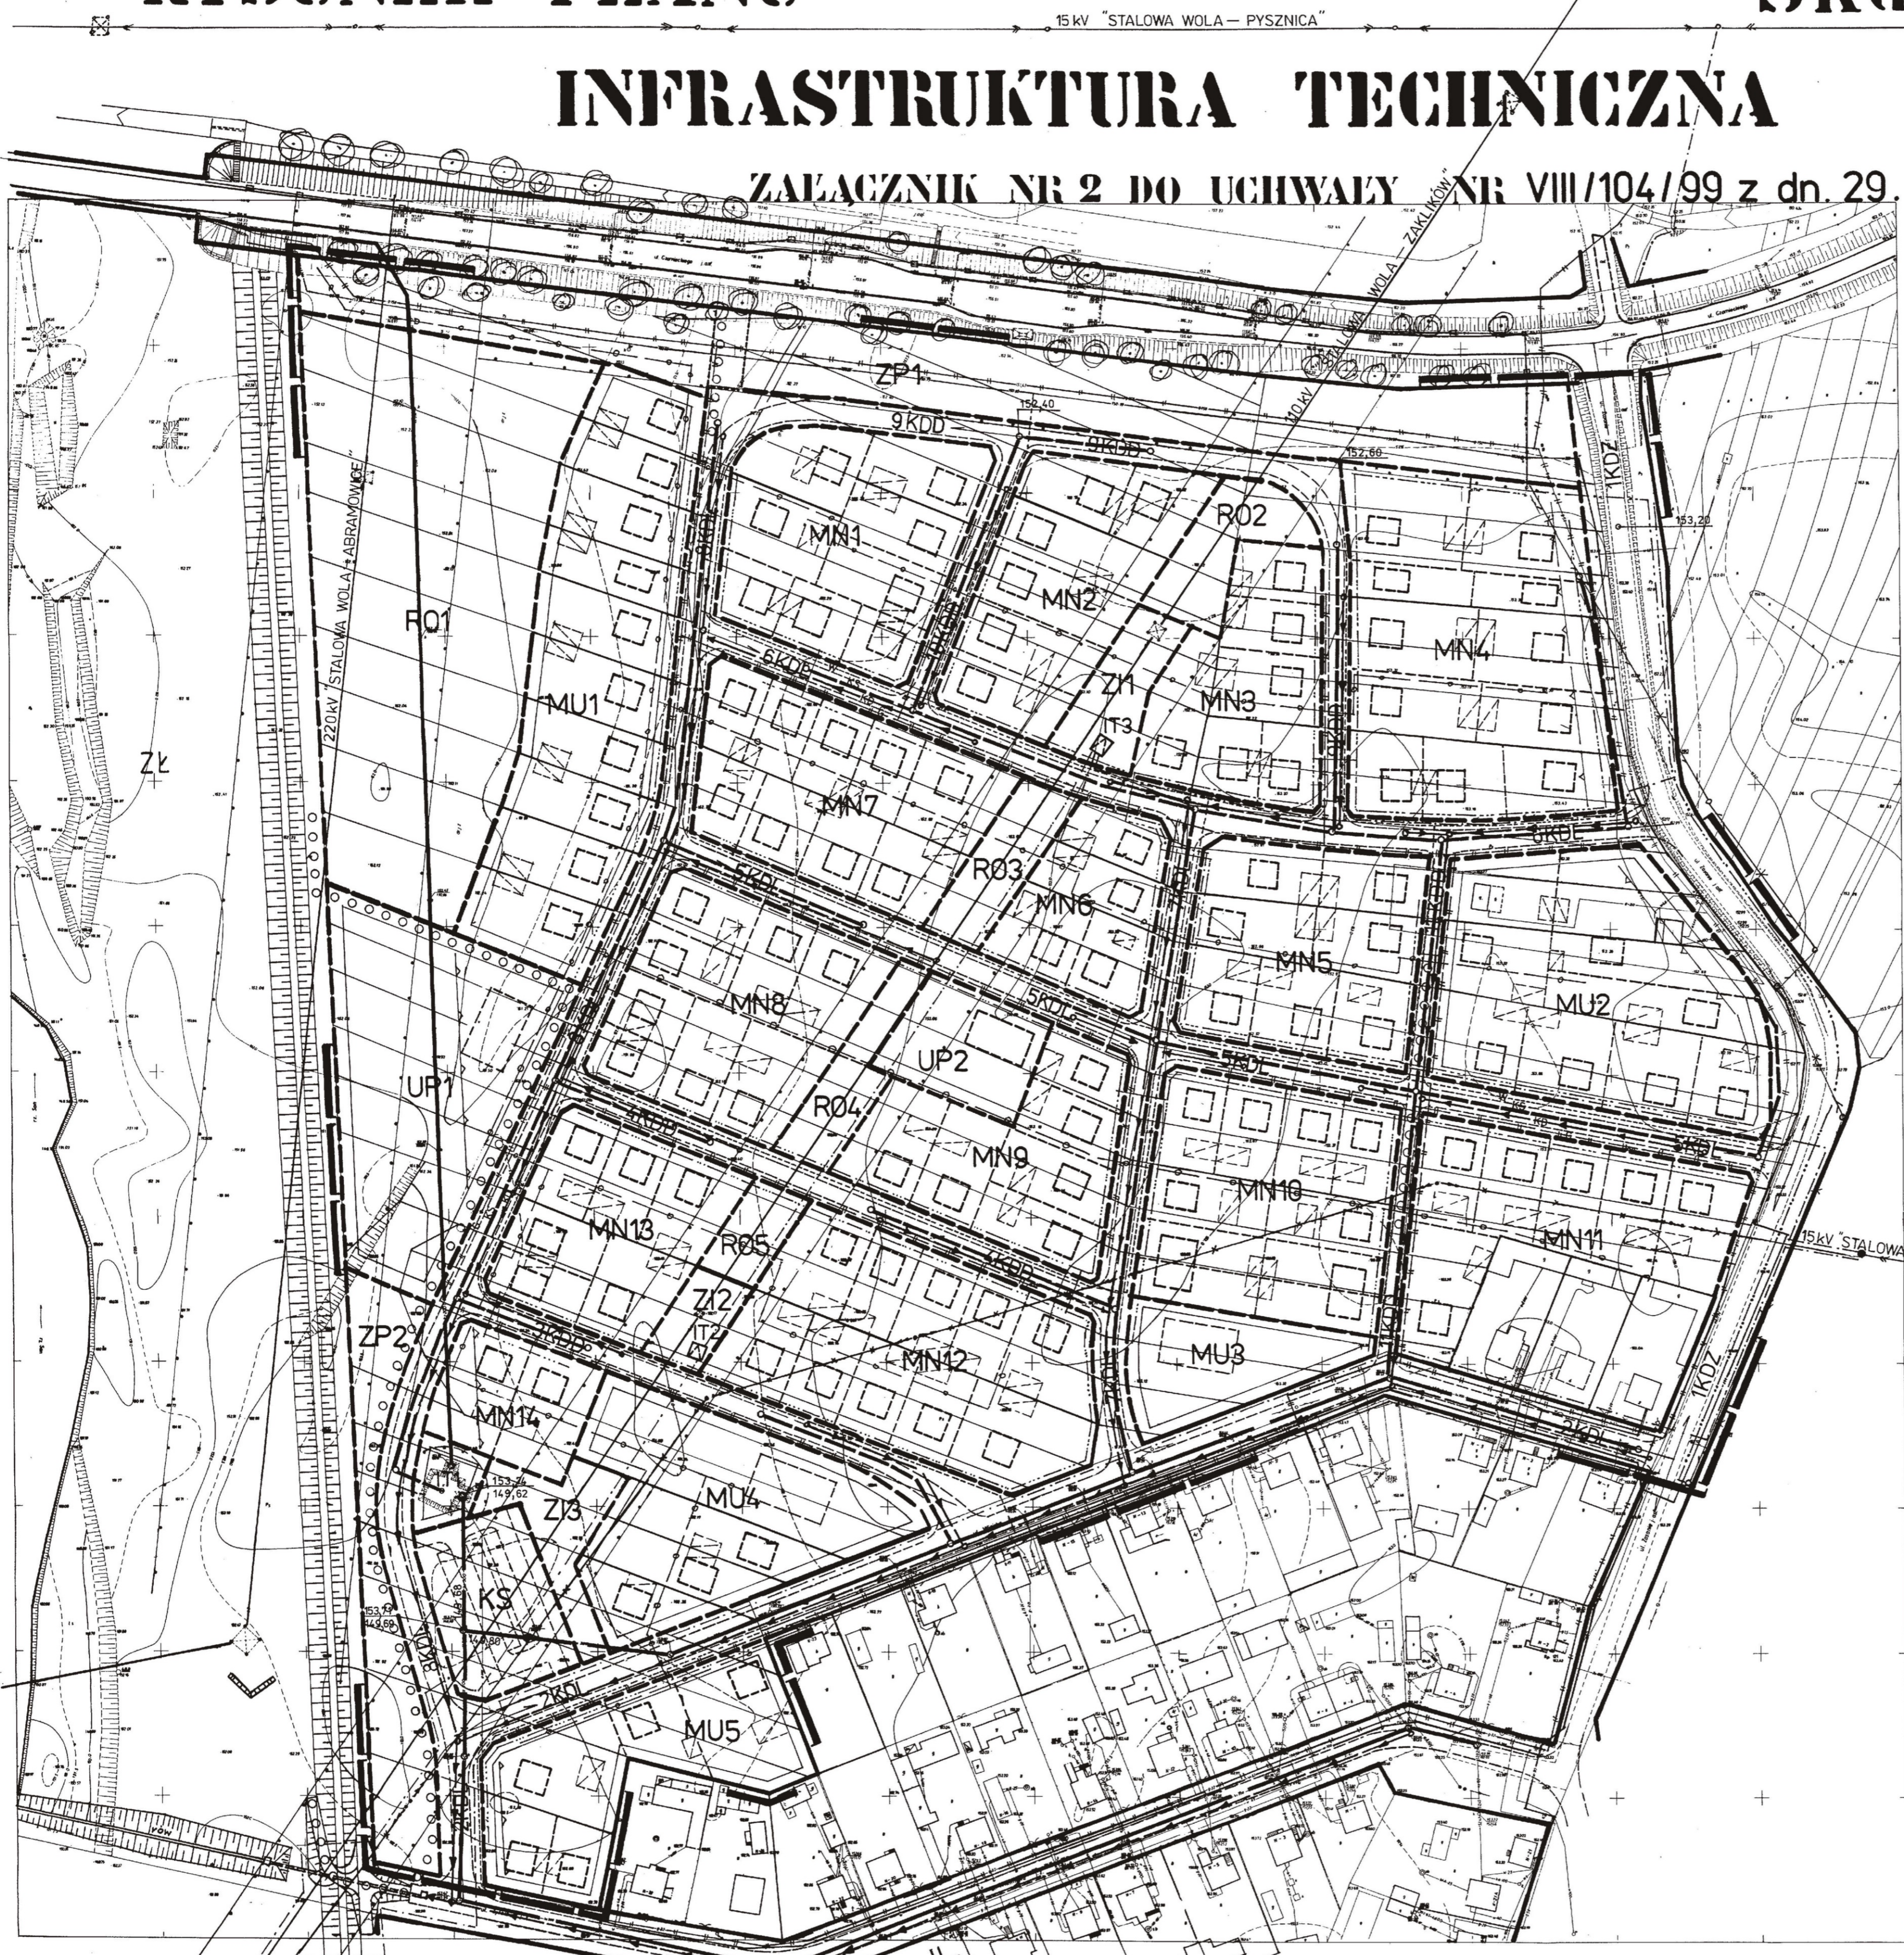

OPINIE I UZGODNIENIA

KOMENDA REJONOWA PAŃSTWOWEJ STRAŻY POŻARNEJ W STALOWEJ WOLI ZAOPINIOWANO PROTOKOLEM Z DN. 16.12.97r.

WOJEWODA TARNOBRZESKI ZAOPINIOWANO PISMEM UAN. I-7322/12/5/1971/V Z DN. 1997.12.15 UZGODNIONO 1998.01.08

PRZEDSIĘBIORSTWO ENERGETYKI CIEPLNEJ SP. Z O.O. W STALOWEJ WOLI UZGODNIONO JAK W PROTOKOLE Z 1997.12.15

PAŃSTWOWY TERENOWY INSPEKTOR SANITARNY W STALOWEJ WOLI ZAOPINIOWANO PROTOKOLEM Z DN. 05.12.97 UZGODNIONO 5.01.1998r

NADZOR WODNY W STALOWEJ WOLI ZAOPINIOWANO PROTOKOLEM Z DN. 1997.12.04

ELEKTROWNIA STALOWA WOLA SPÓŁKA AKCYJNA ZAOPINIOWANO PISMEM Z 1997.12.01 ZNAK: TR/1190/97

WOJEWODZKA DYREKCJA DRÓG MIEJSKICH W TARNOBRZEGU ZAOPINIOWANO PROTOKOLEM Z DN. 1997.11.25

DYREKCJA OKRĘGOWA DRÓG PUBLICZNYCH W LUBLINIE ZAOPINIOWANO PROTOKOLEM Z DN. 1997.11.25

TELEKOMUNIKACJA POLSKA SA ZAKŁAD RADIOKOMUNIKACJI I TELETRANSMISJI W LUBLINIE ZAOPINIOWANO PROTOKOLEM Z DN. 25.11.97r.

WOJ. SZTAB WOJSKOWY W TARNOBRZEGU ZAOPINIOWANO PROTOKOLEM Z DN. 25.11.97r.

RZESZOWSKI ZAKŁAD ENERGETYCZNY SPÓŁKA AKCYJNA RZESZÓW ZAOPINIOWANO PROTOKOLEM DN. 24.11.97r.

WOJEWODA TARNOBRZESKI UZGODNIONO W ZAKRESIE ZGODNOŚCI Z ZADANIAMI RZĄDOWYMI PISMEM UAN. I-7321/11/31/97 Z 1997.12.18

U.M. ST. WOLA - WYDZIAŁ TECHNICZNO-INWESTYCYJNY I OCHRONY ŚRODOWISKA UZGODNIONO PROTOKOLEM DN. 08.01.1998r.

80.144.19b,-d
1:1000

STALOWA WOLA

MAPA DO CEŁÓW PROJEKTOWYCH

Mapa powstała w wyniku przeszkalowania mapy zasadniczej 1:500 na 1:1000 zaktualizowanej pomiarem uzupełniającym wg stanu na dzień 1997
Osnowa pozioma - układ lokalny
Osnowa wysokościowa - układ odniesienia Kransstadt
Mapa aktualna w oznaczonym zakresie

Przeskalowano w Zakładzie Reprodukcyjnym Kartograficznym OPGK-RZESZÓW S.A.
w skali 1:1000
do skali 1:1000
Znac. Nr 51/97

LEGENDA

- GRANICA OPRACOWANIA PLANU
- LINIE ROZGRANICZAJĄCE TERENY
- LINIE PROPONOWANYCH PODZIAŁÓW WEWNĘTRZNYCH
- GRANICE WŁASNOŚCI
- GRANICE STREFY OGRANICZEŃ
- NIEPRZEKRACZALNA LINIA ZABUDOWY
- TERENY ZABUDOWY MIESZK. JEDNORODZINNEJ
- TERENY ZABUDOWY MIESZK. USŁUGOWEJ
- BUDYNKI MIESZK. JEDNORODZ. ISTN./PROJ.
- TERENY USŁUG PUBLICZNYCH
- WODY OTWARTE /RZ.SAN/
- WAŁ PPOWDZIOWY Z DRÓGĄ, OBSŁUGUJĄCĄ
- ZIELEŃ ŁĘGOWA
- KANALIZACJA TELETECHNICZNA
- LINIA TELEFONICZNA NAWIĘTRZNA DO LIKWIDACJI
- PROJEKT. KABEL DOZIEMNY TELEFONICZNY
- PROJEKT. KABEL DOZIEMNY TELEF. LUB KANALIZ. TELEF.

- ZI ZIELEŃ IZOLACYJNA
- ZP ZIELEŃ PUBLICZNA URZĄDZONA
- POJEDYNCZE DRZEWIA I GRUPY DRZEW
- CIĄGI PIESZE
- RO TERENY UPRAW OGRODOWYCH
- IT TEREN PRZEPOMPOWNI ŚCIEGÓW
- KD TERENY TRAS KOMUNIKACYJNYCH
- KS TERENY PARKINGÓW
- EE LINIE ELEKTROENERGETYCZNE WN NAWIĘTRZNE
- EE LINIA 15KV DO PRZEBUDOWY
- EE STACJE TRAFU WNIĘTRZOWE 15/04KV - PROJEKTOWANE
- EE LINIA ELEKTROENERGETYCZNA KABLOWA SN 15KV
- W WODOCIĄG - ISTNIEJĄCY
- W-W WODOCIĄG - PROJEKTOWANY
- KS KANALIZACJA SANITARNA - ISTNIEJĄCA
- KS KANALIZACJA SANITARNA - PROJEKTOWANA
- KD KANALIZACJA DESZCZOWA - PROJEKTOWANA
- G-G GAZOCIĄG ISTNIEJĄCY
- G-G GAZOCIĄG PROJEKTOWANY
- C-C CIEPŁOCIĄG PROJEKTOWANY

ZESPÓŁ AUTORSKI	PODPIS
GŁÓWNY PROJEKTANT	mgr inż. arch. K. DOBRZAŃSKA NR UPRAW. 1014/89
KOMUNIKACJA	inż. M. MROZ
INSTALACJE SANIT.	mgr inż. M. MAZURKIEWICZ
ELEKTROENERGETYKA TELEKOMUNIKACJA	mgr inż. J. WIĄCEK
WSPÓŁPRACA	J. SODOMIR tech. J. MORAWSKI E. KASZUBA
DATA UCHWALENIA: 29 KWIEŃNIA 1999 r. NR UCHWAŁY: VIII/104/99	